



Planta Baixa - Parte 02
escala 1:25

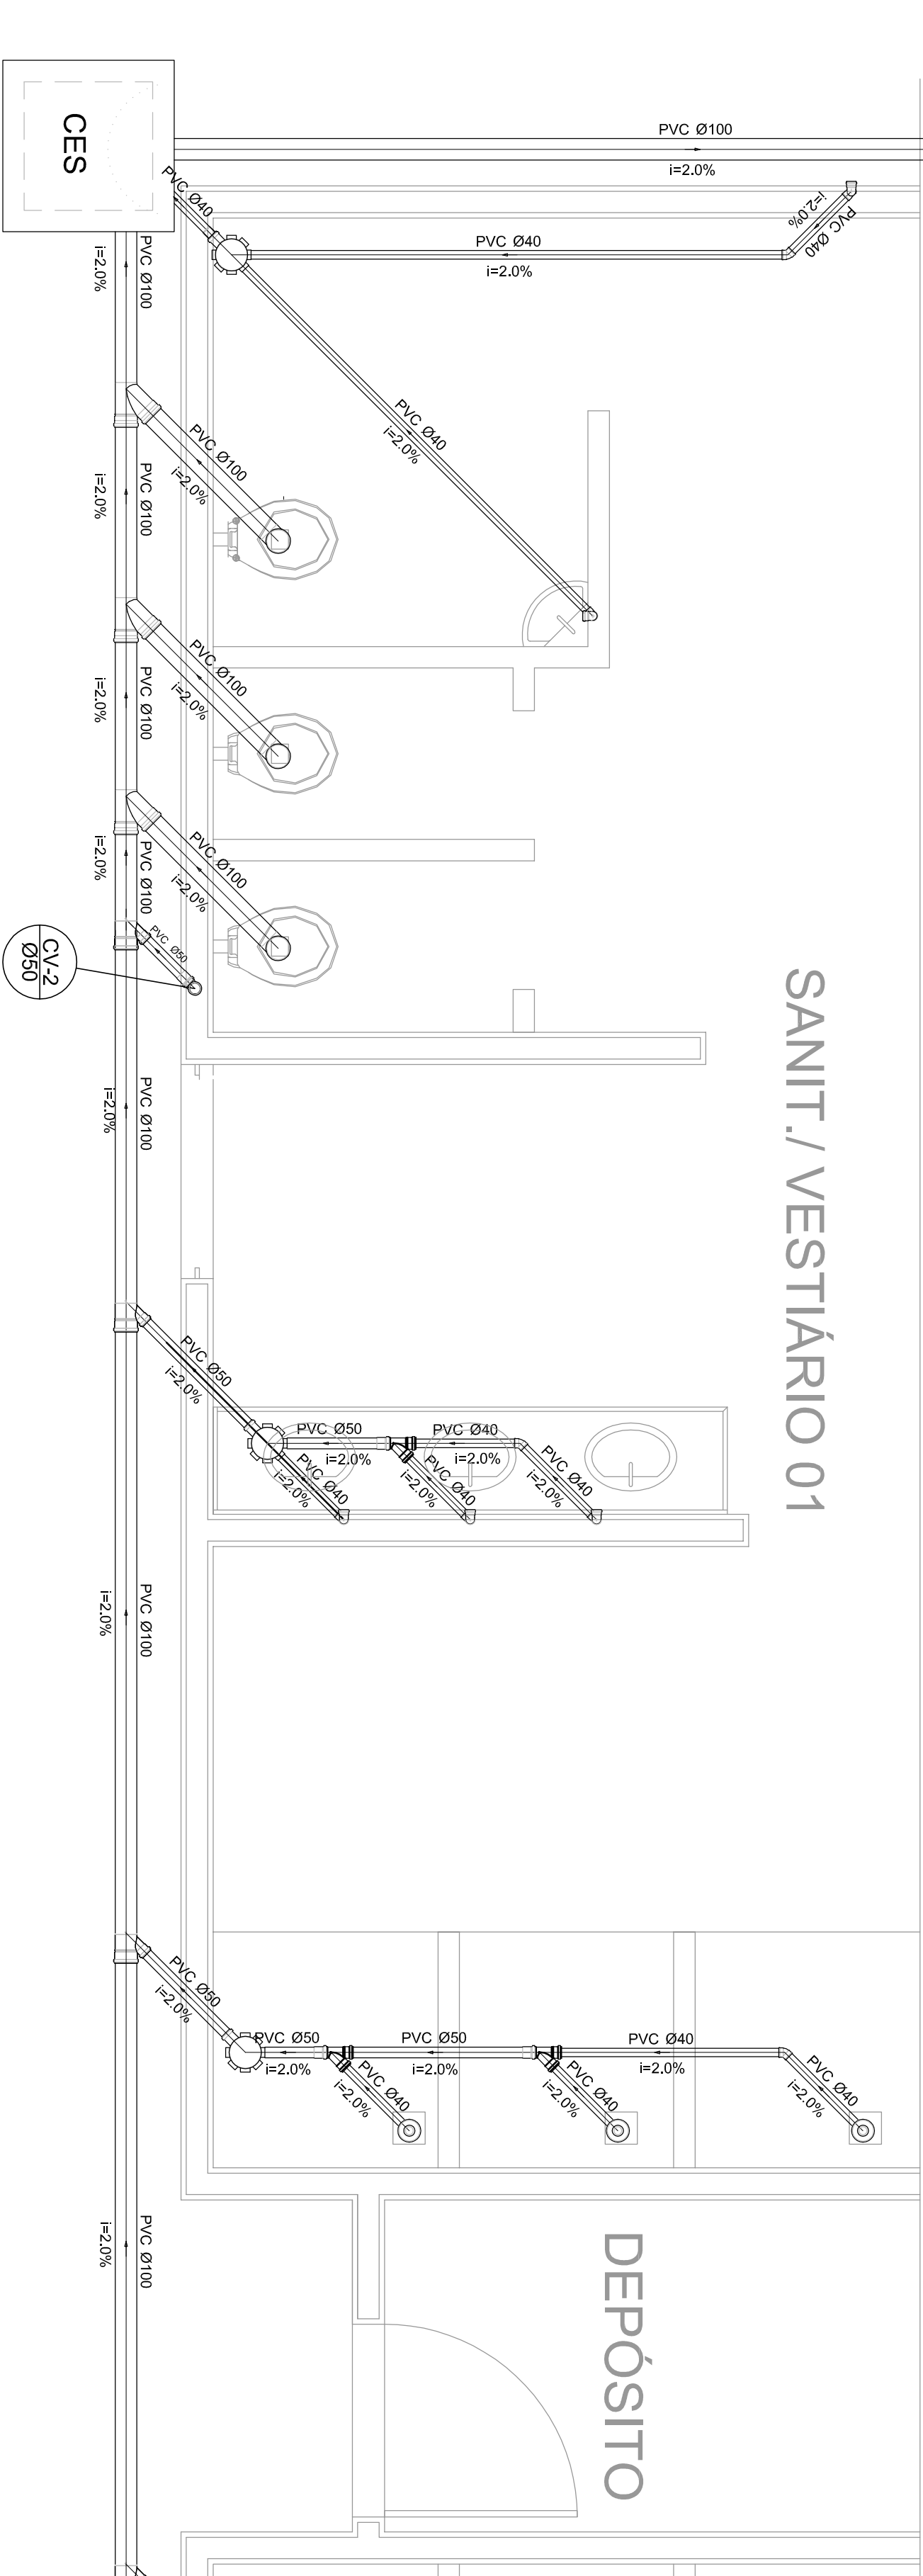

Planta Baixa - Parte 01
escala 1:25

Legenda	
	Bebedouro
	Caixa Sifonada
	Caixas Inspeção, Esgoto Sifonada
	Chuveiro Residencial
	Curva 45° curta Amareco
	Curva 90 curta-colluna
	Joelho 45
	Junção simples
	Lavatório Residencial com sifão
	Lavatório de Uso Geral
	Vaso Sanitário c/ 90°

Lista de Materiais	
Caixas de Passagem	
Caixa de inspeção de esgoto sifonada	2 pc
CES- 60X60 cm	
PVC Acessórios	
Caixa sifonada	6 pc
150X150X50	
Raio sifonado alt. reg. saída 40	6 pc
100 mm - 40 mm	
Sifão de copo pl pia e lavatório	8 pc
1" - 1,1/2"	
Válvula pl lavatório e tanque	8 pc
1"	
PVC Esgoto	
Curva 45 curta	1 pc
100 mm	
Curva 90 curta	16 pc
40 mm	
Joelho 45	7 pc
40 mm	
Joelho 90	7 pc
100 mm	
Joelho 90 canal pl esgoto secundário	10 pc
40 mm - 1,1/2"	
Junção simples	6 pc
100 mm - 50 mm	
100 mm- 100 mm	
50 mm - 40 mm	4 pc
Tubo PVC pontá-bolsa c/ virada	6 pc
50 mm - 2"	
Tubo rígido c/ ponta e bolsa soldável	12,0 m
40 mm	
Tubo rígido c/ ponta lisa	5,50 m
100 mm - 4"	
40 mm	36,0 m
50 mm - 2"	42,0 m
PVC Esgoto	6,00 m
Curva 90 curta	
50 mm	
Tubo PVC pontá-bolsa c/ virada	2 pc
50 mm - 2"	0,80 m

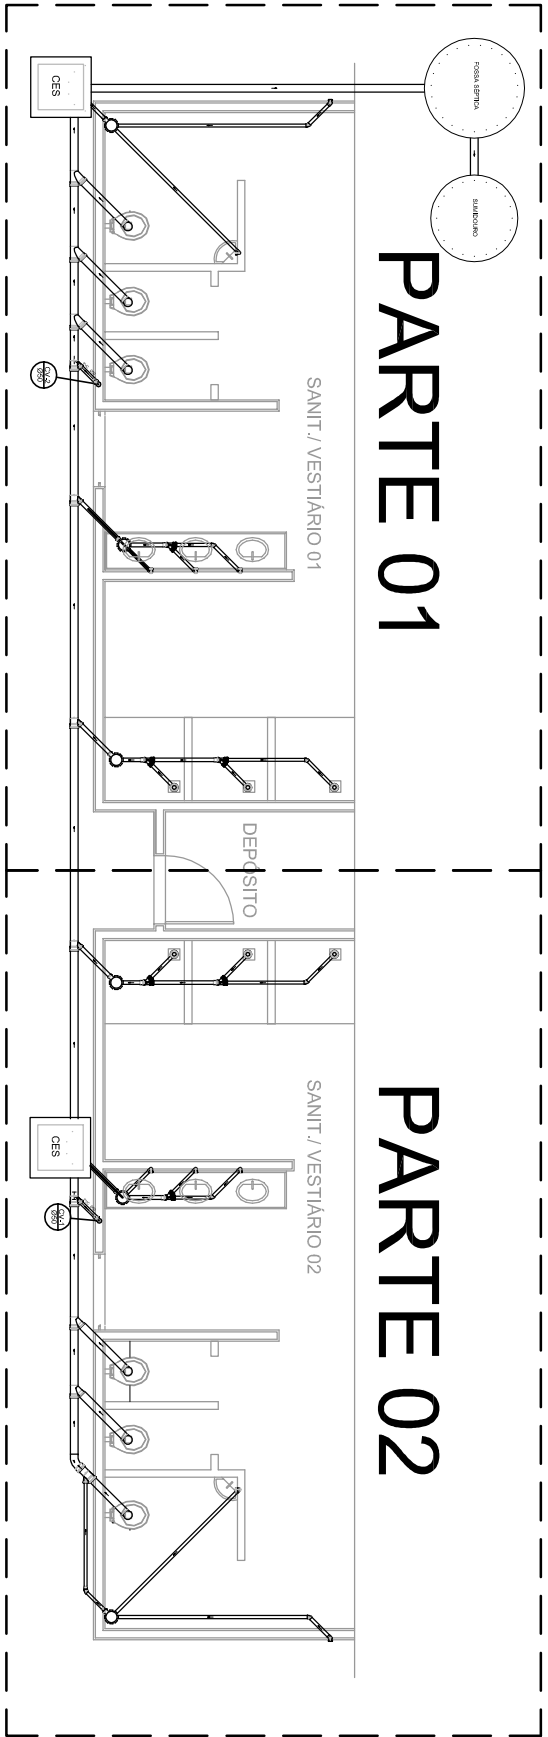

LOCALIZAÇÃO
escala 1:100

GOVERNO FEDERAL BRASIL Ministério da Educação PAÍS RICO E PAÍS SEM POBREZA		FNDE Fundo Nacional de Educação	
PROJETO PADRÃO - FNDE			
MUNICÍPIO – UF:			
PROPRIETÁRIO:			
ENDEREÇO:			
PROPRIETÁRIO			
RESP. TÉCNICO		CREA	
DILFO		CREA	
OBSERVAÇÕES:		RA	
QUADRA COBERTA PROJETO SANITARIO			
COORDENADOR COEST - Coordenação Geral de Infraestrutura Educacional		OUADRA COBERTA PLANTA BAIXA	
REVISÃO R:00 R:00		ESCALA INDICAÇÃO JULHO/2011	
FÓRMOATO A1 (841 X 594)		PRONUNCIA 01/01	