


PLANTA BAIXA

ESCALA 1:175




PLANTA LAYOUT


ESCALA SEM ESCALA

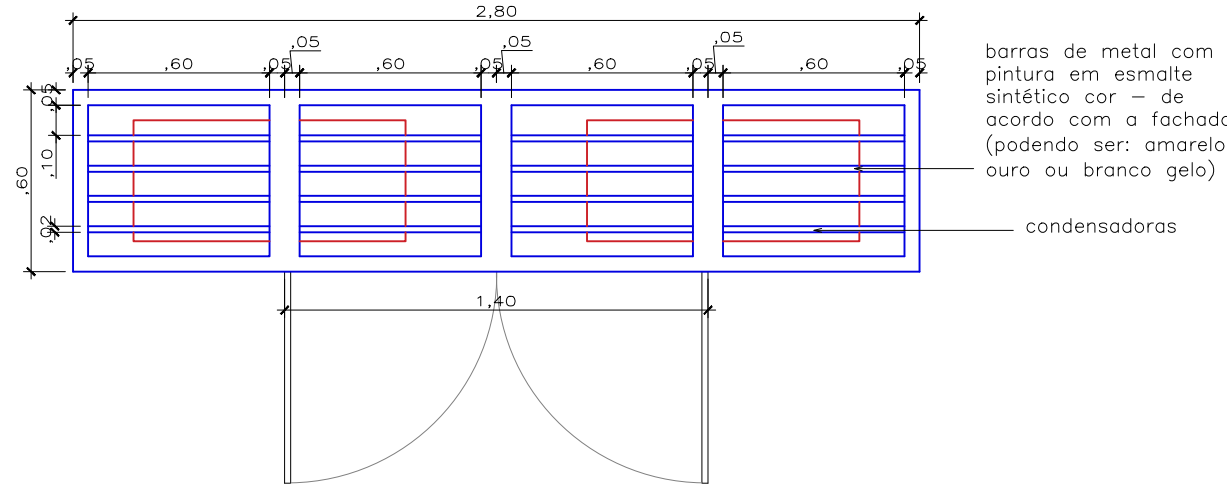

PLANTA BAIXA

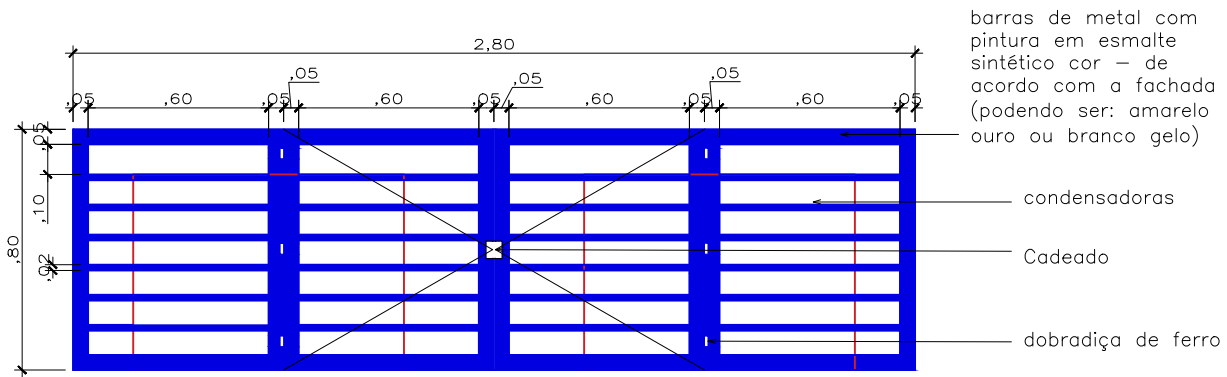

VISTA FRONTAL

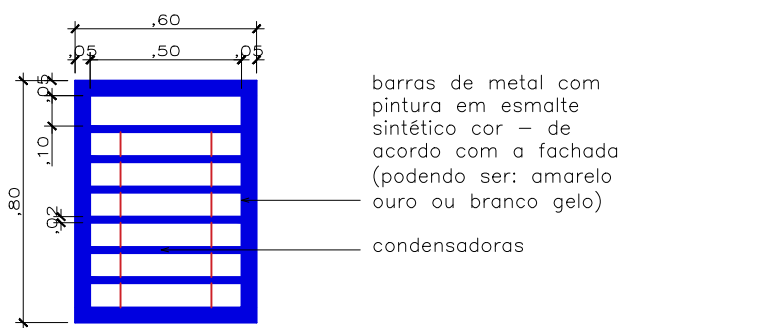

VISTA LATERAL


DETALHE CAIXA CONDENSADORAS

ESCALA 1:25

CARIMBO

R00	DDIMMIAA	EMIÇÃO INICIAL
REVISÃO	DATA	DESCRIÇÃO

 PROJETO ARQUITETONICO

OBRA:			EDUCACIONAL ESCOLA ESTADUAL NOVA		
PROPRIETÁRIO: CPF/ CNPJ:			PREFEITURA MUNICIPAL DE CHAPADAS DOS GUIMARÃES -MT 03507530/0001-19		
ENDEREÇO:			AVENIDA ARICA, CEP: 78195-00 CHAPADA DOS GUIMARÃES -MT		
AUTOR DO PROJETO: CREA/ CAU:			 ENGª PATRICIA CARVALHO MILHOMEM DE ABREU CREA: MT047574		
RESP. P/ EXECUÇÃO: CREA/ CAU:					
ESCALA:		ASSUNTO:		FOLHA Nº:	
INDICADA		BLOCO EDUCACIONAL 16 SALAS		ARQ	
		* PLANTA BAIXA * PLANTA LAYOUT * DETALHE		03/17	

NOME DO ARQUIVO DIGITAL: Escola Nova 16 Salas.dwg