


IMPLANTAÇÃO ELÉTRICA

ESCALA 1:200

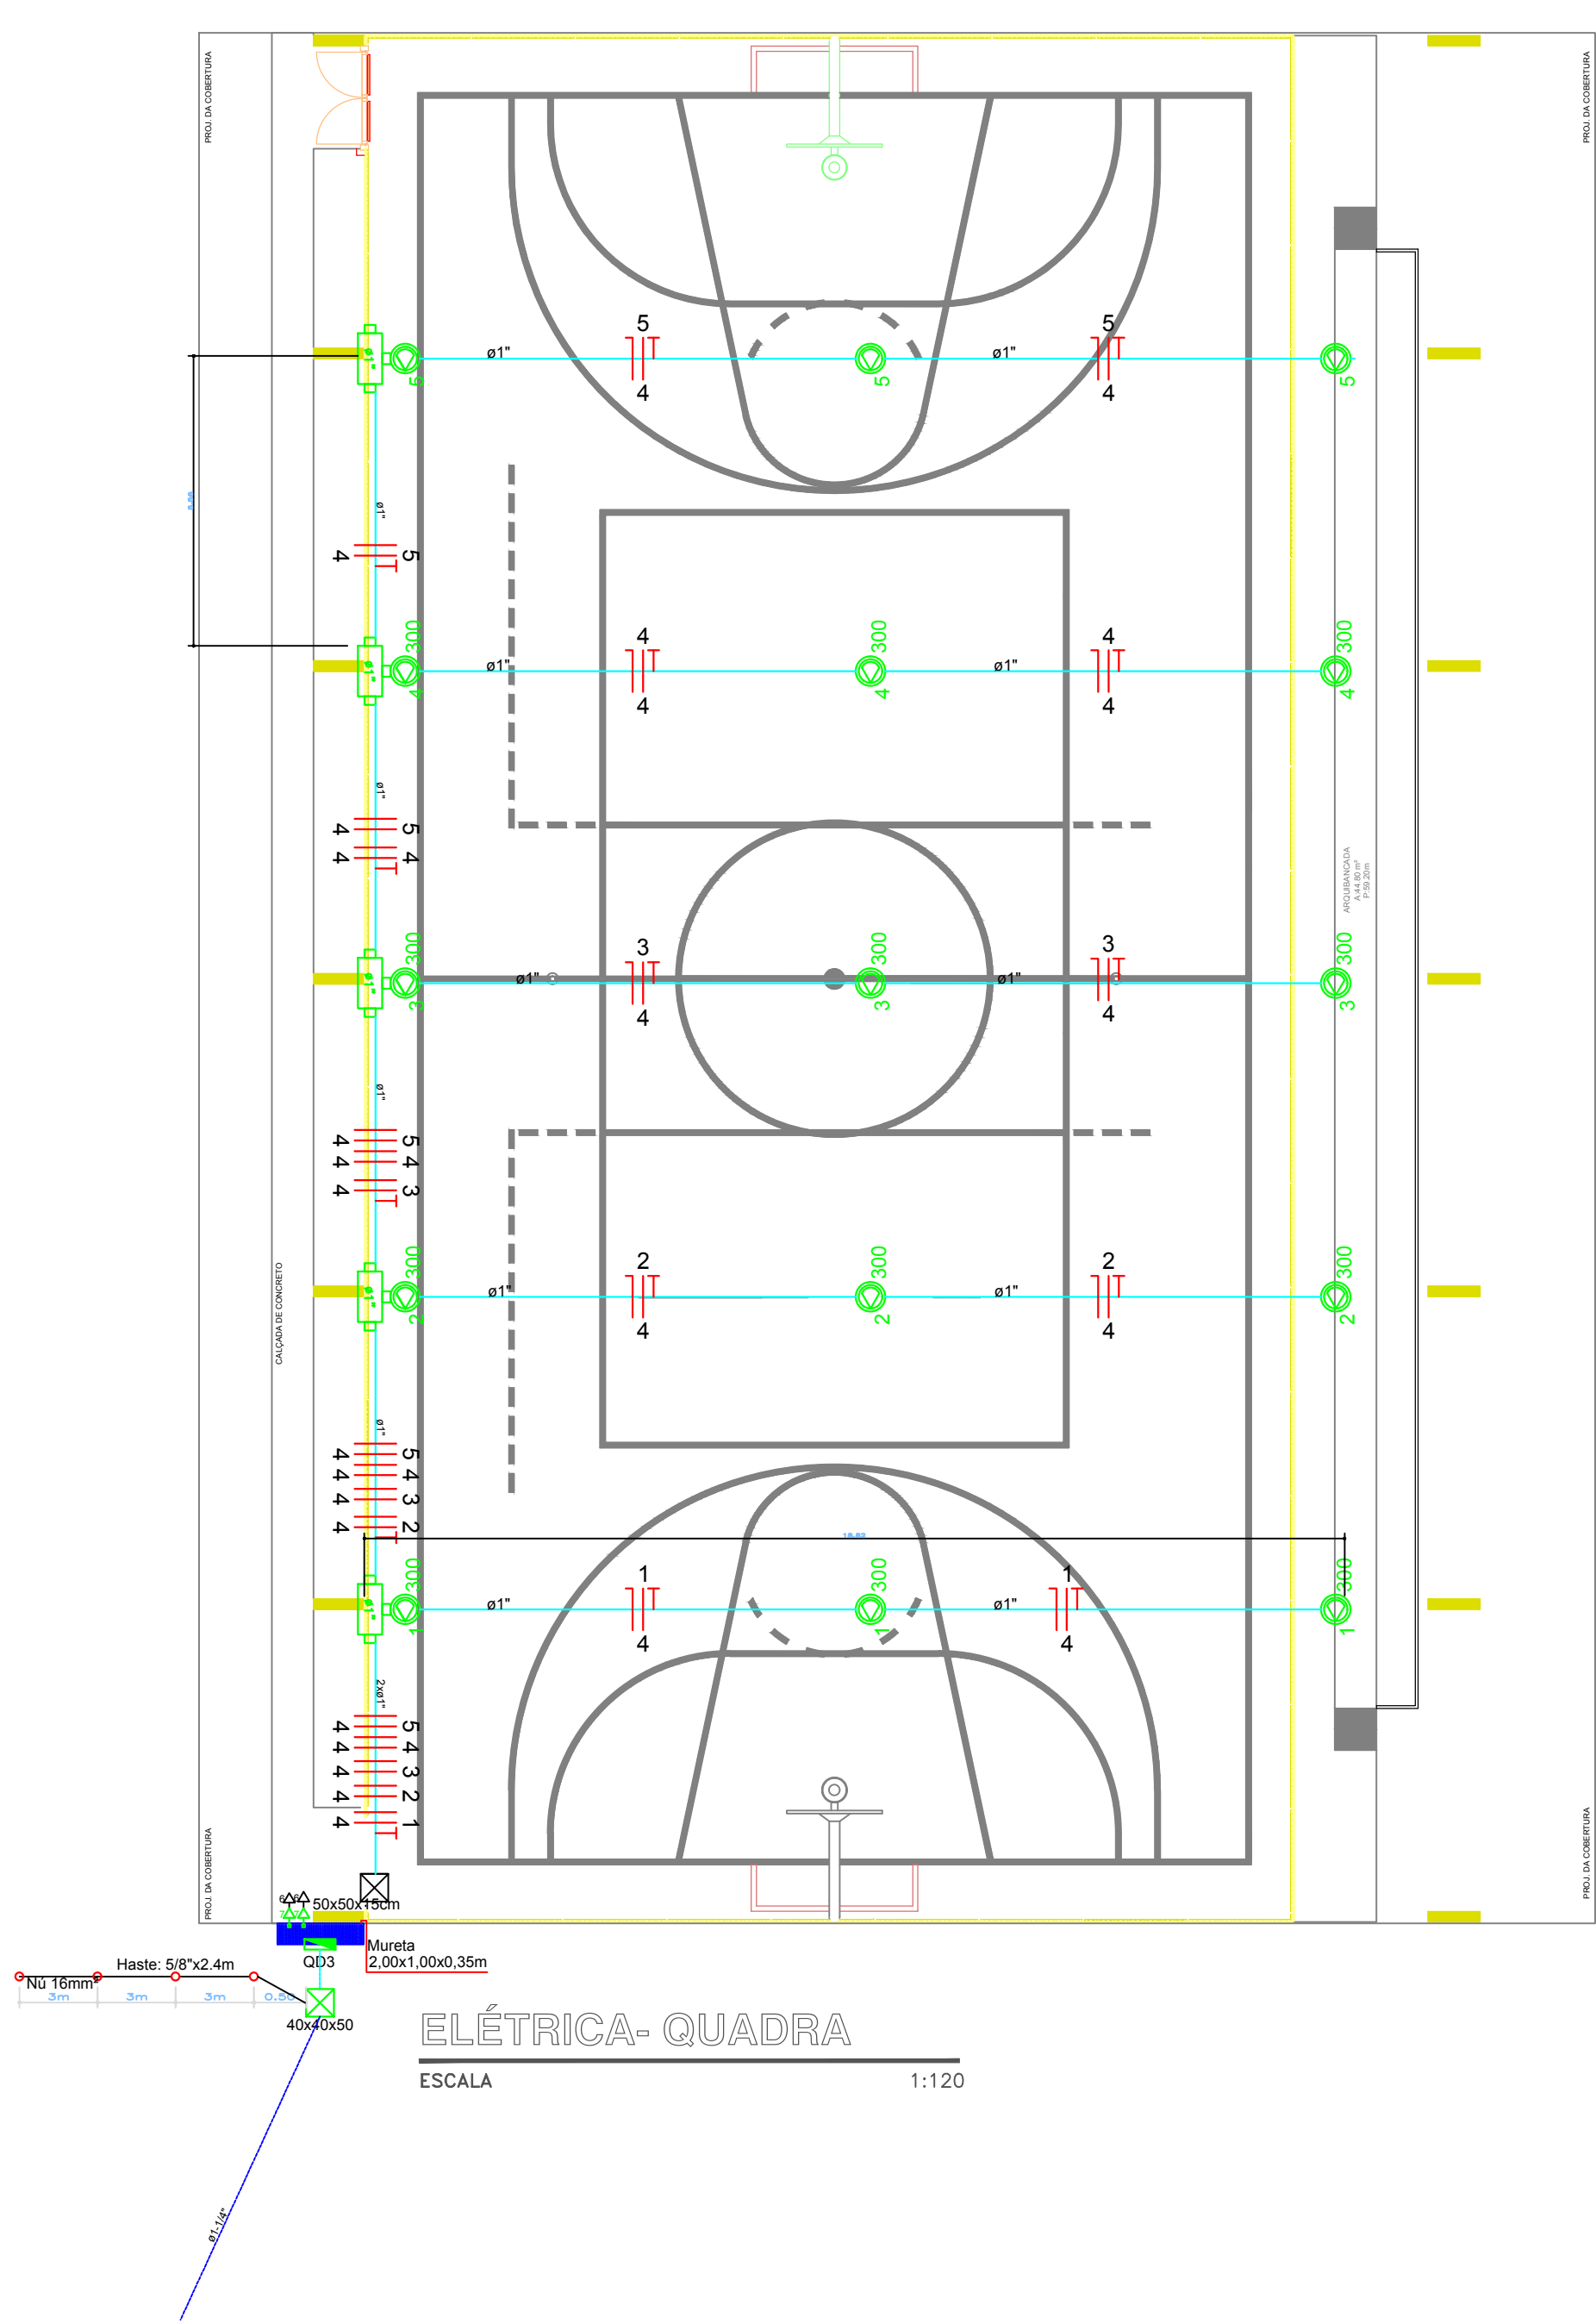


ELÉTRICA- QUADRA

ESCALA 1:120

QD 03										
Circ.	Descrição	Esquema	Tensão (V)	MET. INST	LUMINÂÇÃO LED(W)	TOMADAS (W)	Potência (w)	Fases	Balanco	Cond.
1	ILUMINAÇÃO_ QUADRA	F+F+T	220	B1	300	600	900	R+S	R	S
2	ILUMINAÇÃO_ QUADRA	F+F+T	220	B1	3		900	R+S	450	450
3	ILUMINAÇÃO_ QUADRA	F+F+T	220	B1	3		900	R+S	450	450
4	ILUMINAÇÃO_ QUADRA	F+F+T	220	B1	3		900	R+S	450	450
5	ILUMINAÇÃO_ QUADRA	F+F+T	220	B1	3		900	R+S	450	450
6	TOMADAS DE USO GERAL	F+T+T	127	B1		2	1200	R	1200	1200
7	TOMADAS DE USO GERAL	2F+T	220	B1		2	1200	S	1200	1200
8	RESERVA						500	R	500	500
9	RESERVA						500	S	500	500
Totais		F+T+N+T	127/220		15		7900	R,S,T	3660	3660

LEGENDA	DESCRIÇÃO
	RAMAL DE ENTRADA
	QUADRO DE DISTRIBUIÇÃO DE EMBUTIR
	CONDUTOR FASE, NEUTRO, PROTEÇÃO E RETORNO RESPECTIVAMENTE
	INTERRUPTOR COM 1 TECLA SIMPLES
	INTERRUPTOR COM 2 TECLAS SIMPLES
	INTERRUPTOR COM 2 TECLAS PARALELAS
	REFLETOR DE LED 300W
	TOMADA BAIXA INSTALADA A 0,3m DO PISO ACABADO
	TOMADA MÉDIA INSTALADA A 1,3m DO PISO ACABADO
	QUADRO DE EXISTENTE
	QUADRO DE CARGAS A INSTALAR NOVO
	LUMINÁRIA DESOBSCURETOR COM 2 LÂMPADAS DE 20W

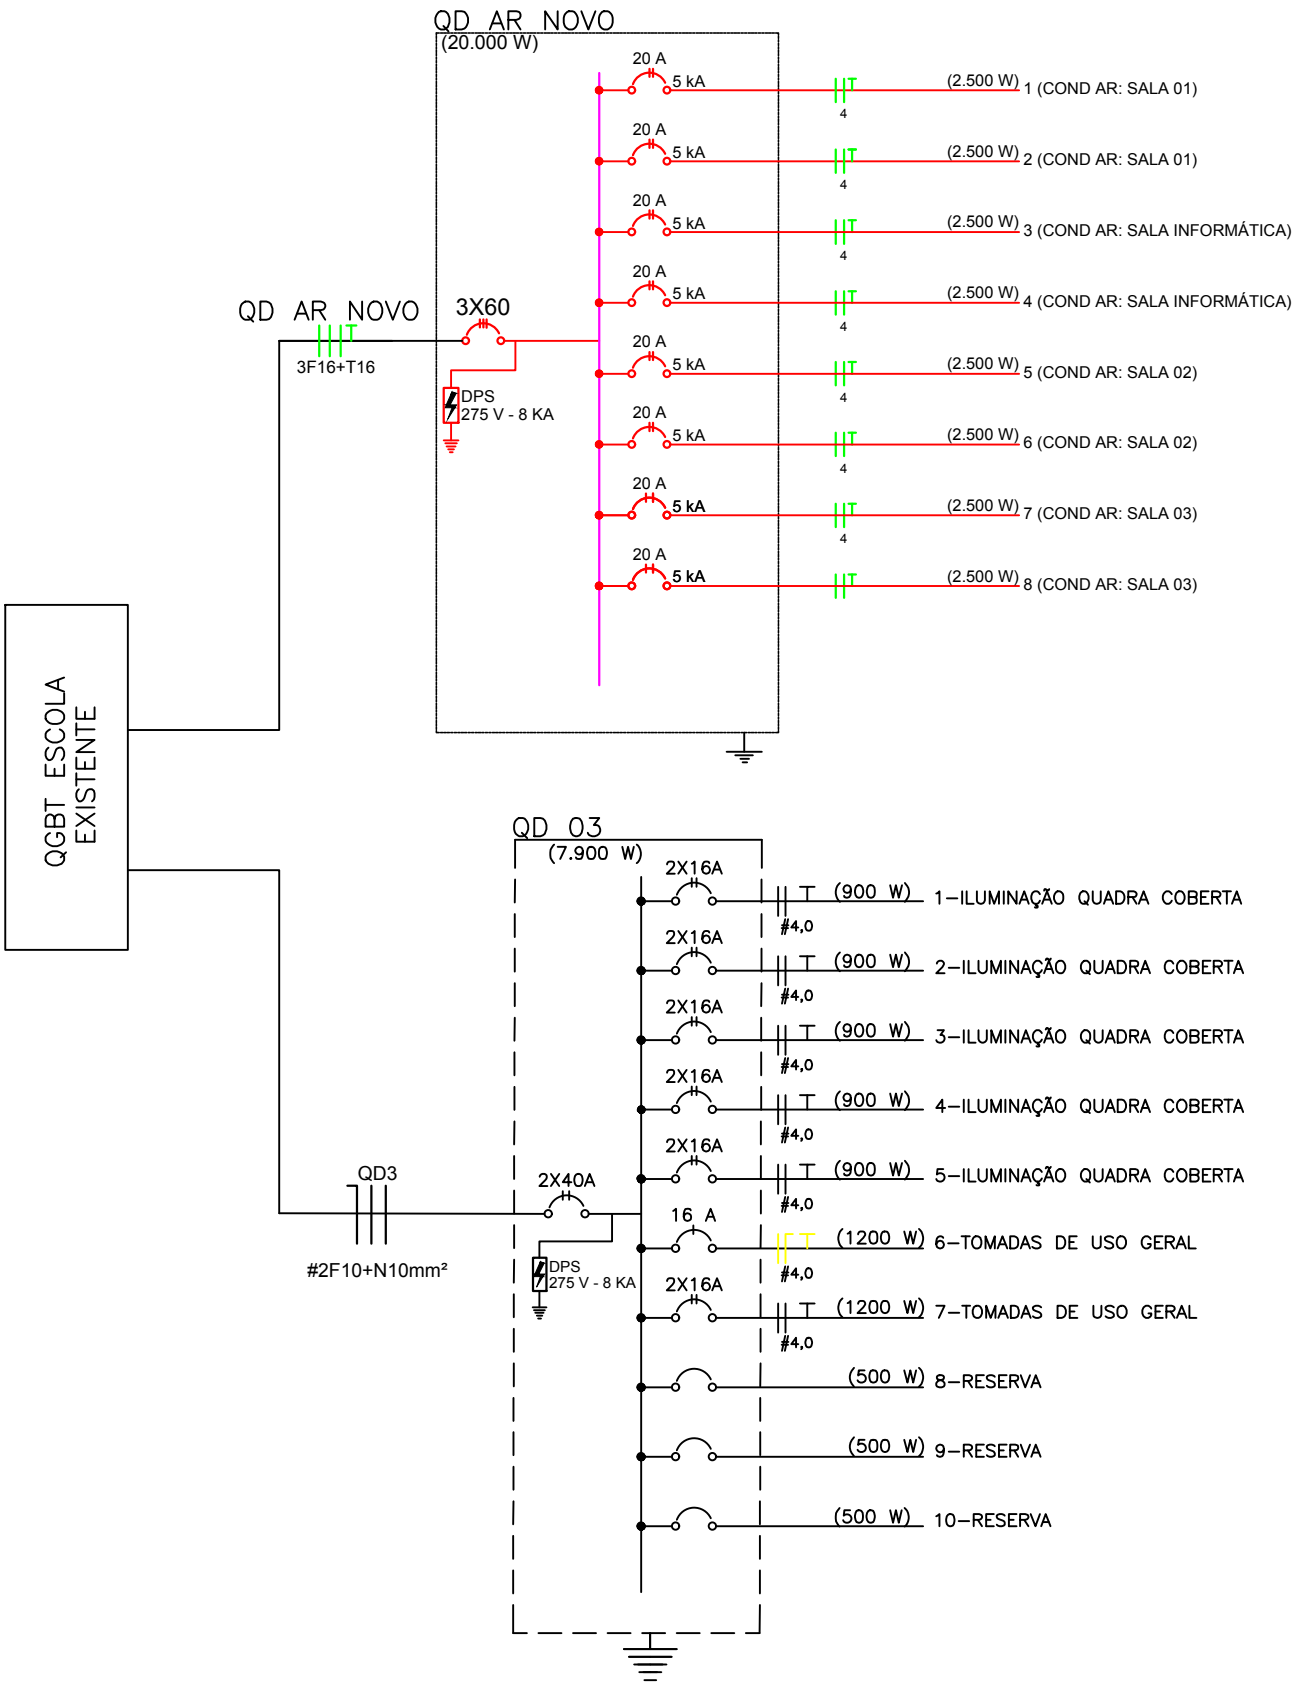

ANOTAÇÕES:



CNPJ: 03507530/0001-19 Endereço: R. Tiradentes, 190, Chapada dos Guimarães - MT, 78195-000



OBRA: Projetos de Reforma e Ampliação das Escolas no Município de Chapada dos Guimarães-MT

PROJETO: PROJETO ELÉTRICO ESC. EST. SÃO JOSÉ

LOCALIZAÇÃO: Distrito de Água Fria Município de Chapada Dos Guimarães - MT

AUTOR DO PROJETO:

RESP. TÉCNICO:

Eng. Yuri Bispo Neves Vuolo crea-MT : MT047573

ASSUNTO: Instalações elétricas da Quadra e Iluminação Escola ; Diagrama Unifilar Geral ; Quadro de Cargas ; Legenda

ESCALA: Indicada

UNIDADE: METRO

DATA: MARÇO /2021

ÁREA CONSTRUÍDA: 1.387,60

ÁREA COBERTA:

ÁREA DO LOTE:

ELÉTRICO FOLHA N°

01