

ESTA MEDIDA DE SEGURANÇA FOI DIMENSIONADA ATENDENDO.  
NORMA: NTCB Nº 11/2020 - CORPO DE BOMBEIROS MILITAR DO ESTADO DE MATO GROSSO  
RESISTÊNCIA AO FOGO DOS ELEMENTOS DE CONSTRUÇÃO.

6 DAS MEDIDAS DE SEGURANÇA CONTRA INCÊNDIO E PÂNICO  
6.1 RESISTÊNCIA AO FOGO DOS ELEMENTOS DE CONSTRUÇÃO

Divisão	Altura	Características Construtivas	
		Tipo de Parede	Espessura Total da Parede
E-1	Classe P1 h ≤ 6 m	Paredes de tijolos cerâmicos de 8 furos (10 cm x 20 cm x 20 cm	15cm

Informações do TRRF		
Exigido	Existente	
30 Minutos	Integridade	30 minutos
	Estanqueidade	30 minutos
	Isolação térmica	30 minutos
	TRRF	30 minutos

ESTA MEDIDA DE SEGURANÇA FOI DIMENSIONADA ATENDENDO.  
NORMA: NTCB Nº 08/2019 - CORPO DE BOMBEIROS MILITAR DO ESTADO DE MATO GROSSO  
ACESSO DE VIATURAS.

6.2 ACESSO DE VIATURA NA EDIFICAÇÃO


VIAS			
Largura (m)	Altura livre (m)	Capacidade de suporte (Kg)	Tipo de Contorno
4,0m	4,5m	25.000kg	Formato de T

PORTÃO	
Largura (m)	Altura (m)
4,00	Não se aplica


ESTA MEDIDA DE SEGURANÇA FOI DIMENSIONADA ATENDENDO.  
NORMA: NTCB Nº 12/2019 - CORPO DE BOMBEIROS MILITAR DO ESTADO DE MATO GROSSO  
CONTROLE DE MATERIAIS DE ACABAMENTO E REVESTIMENTO (CMAR).

6.12 CONTROLE DE MATERIAIS DE ACABAMENTO


Grupo/ Divisão	Piso (Acabamento/ Revestimento)	Paredes e divisórias (Acabamento/ Revestimento)	Teto e forro (Acabamento/ Revestimento)	Fachada (Acabamento/ Revestimento)
E-1	Classe I	Classe I	Classe I	Classe I

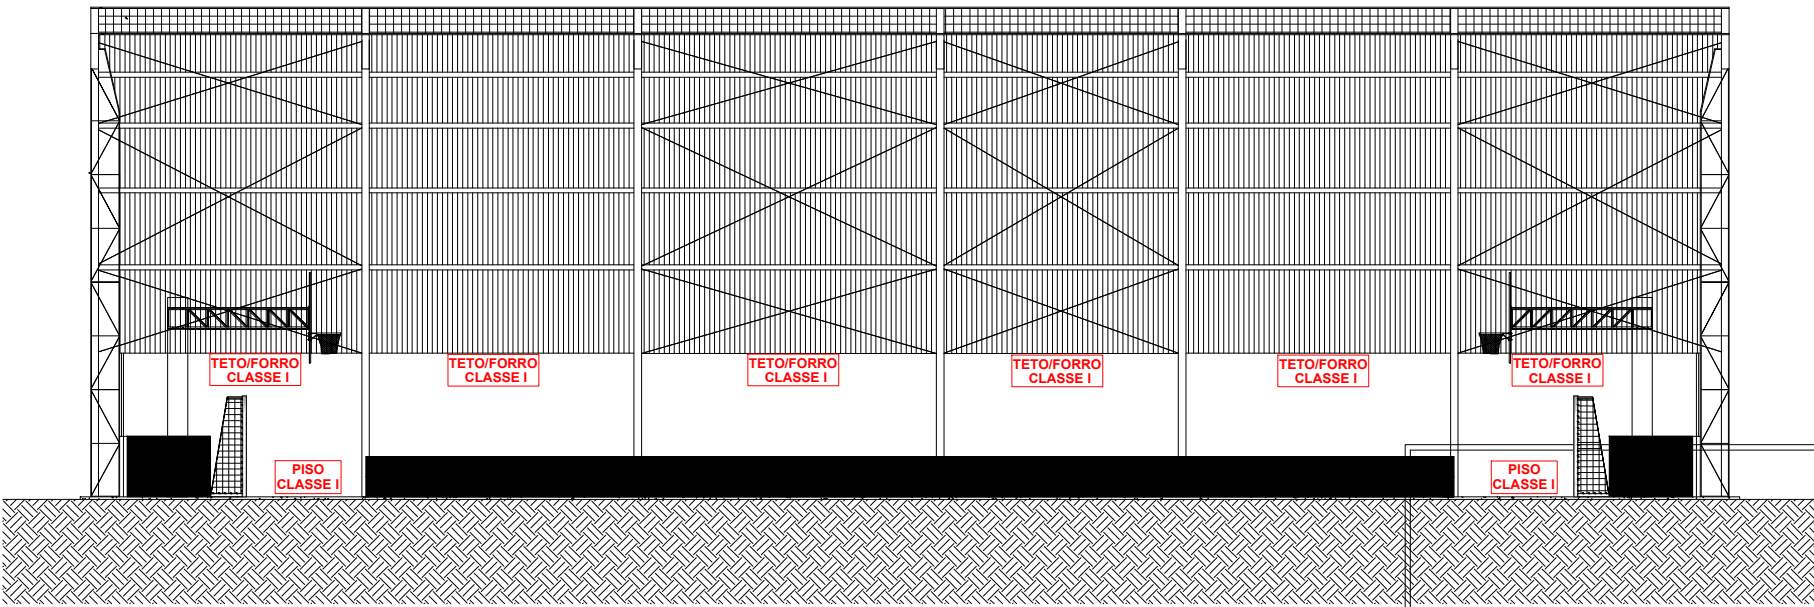


1 Cmar - Corte  
ESCALA: 1:50

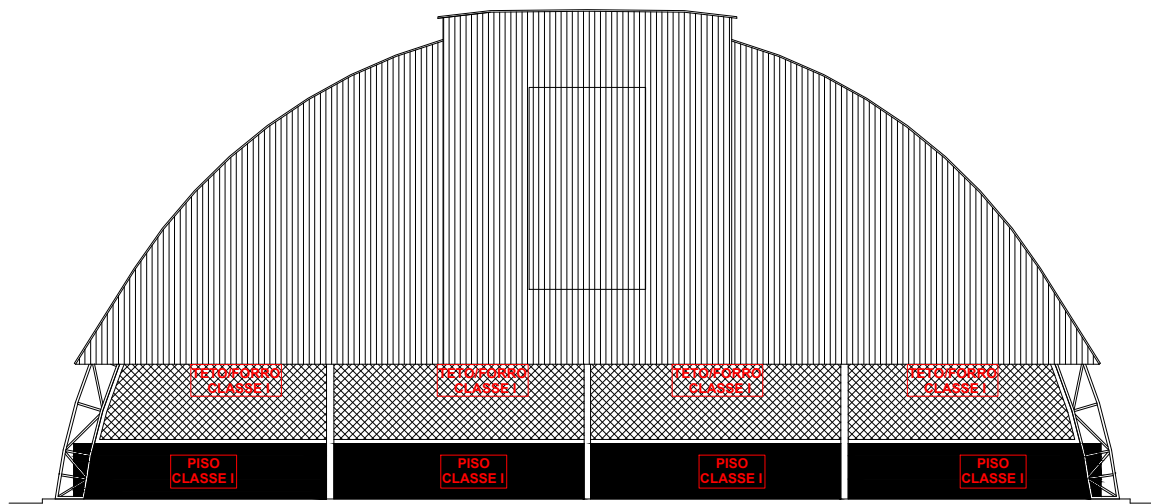


1 Cmar - Fachada  
ESCALA: 1:50

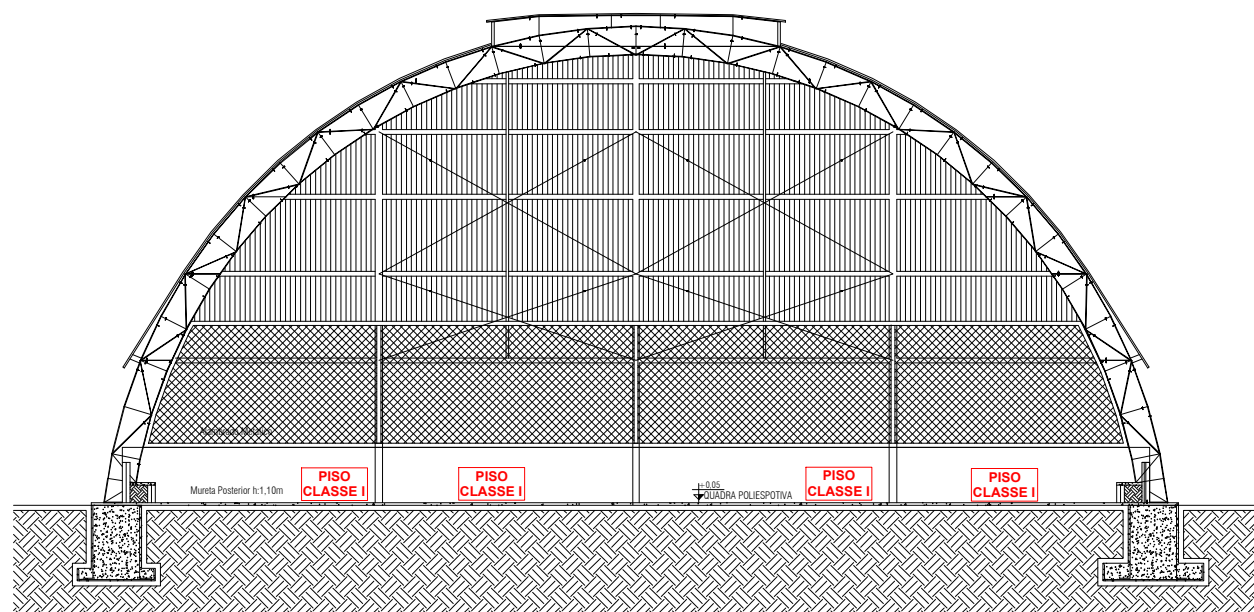


1 Cmar - Corte  
ESCALA: 1:50

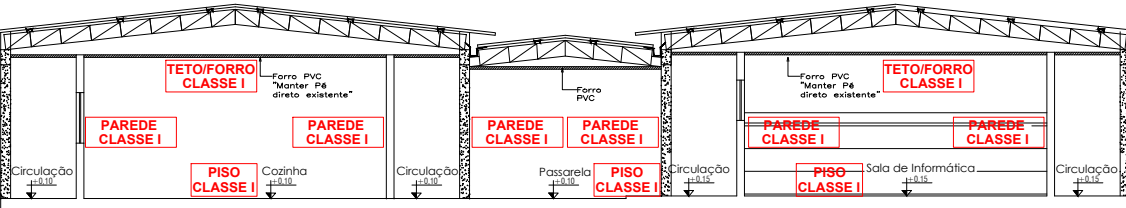


1 Cmar - Corte  
ESCALA: 1:50

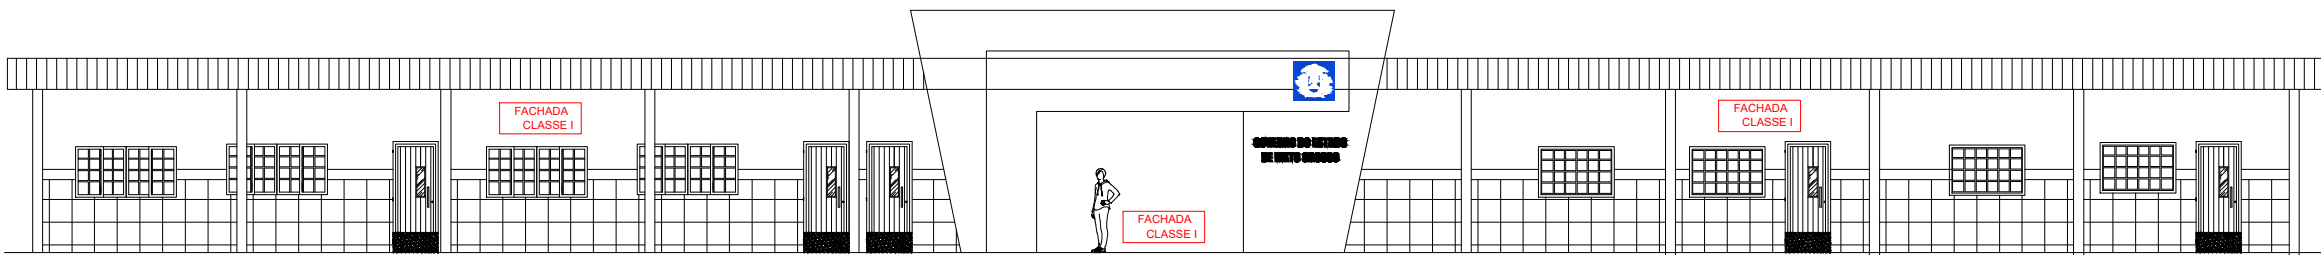


1 Cmar - Fachada  
ESCALA: 1:50

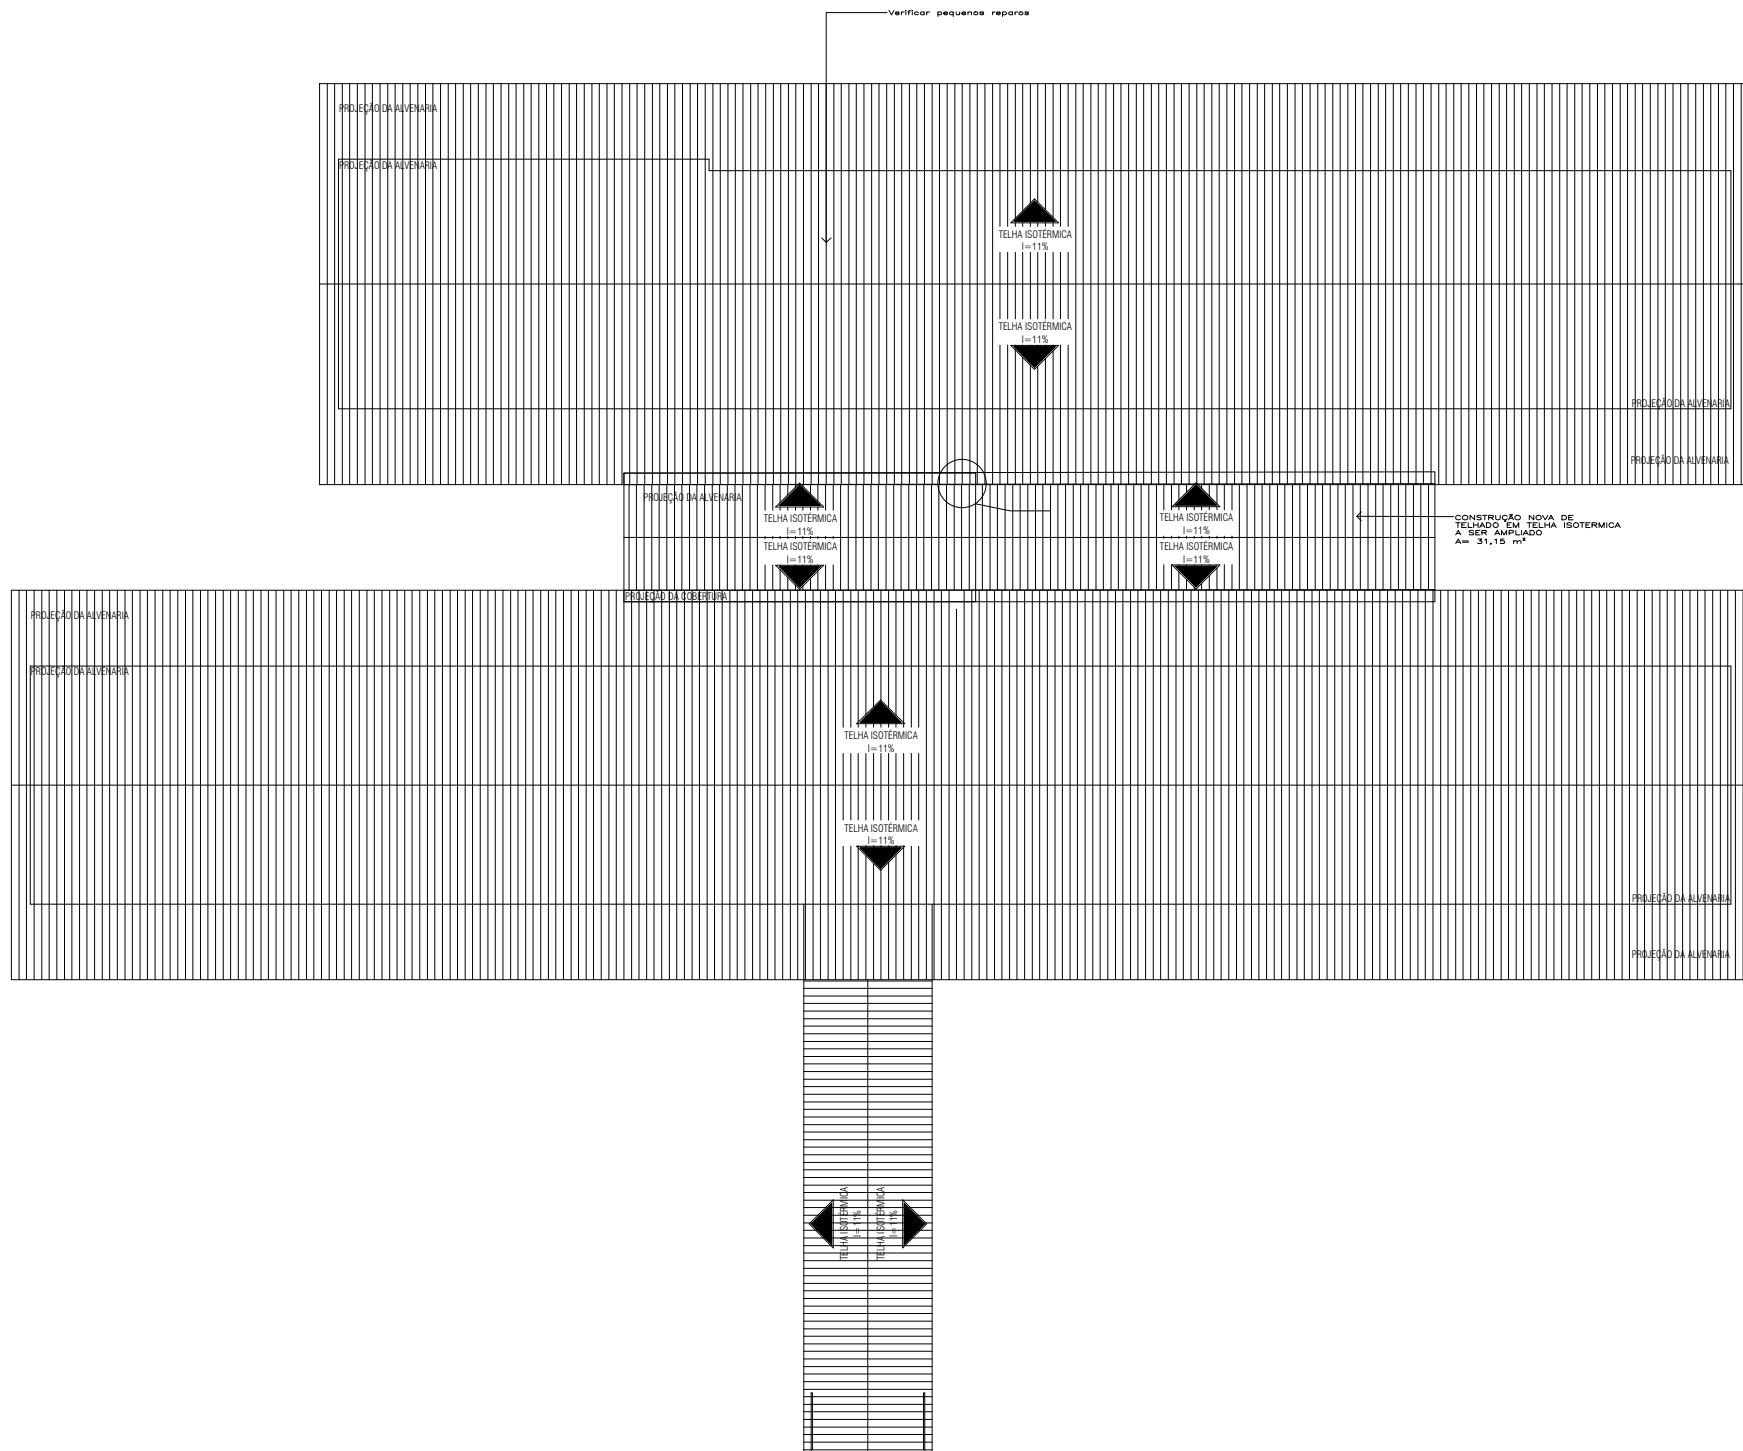


1 Planta baixa - Cobertura  
ESCALA: 1:200

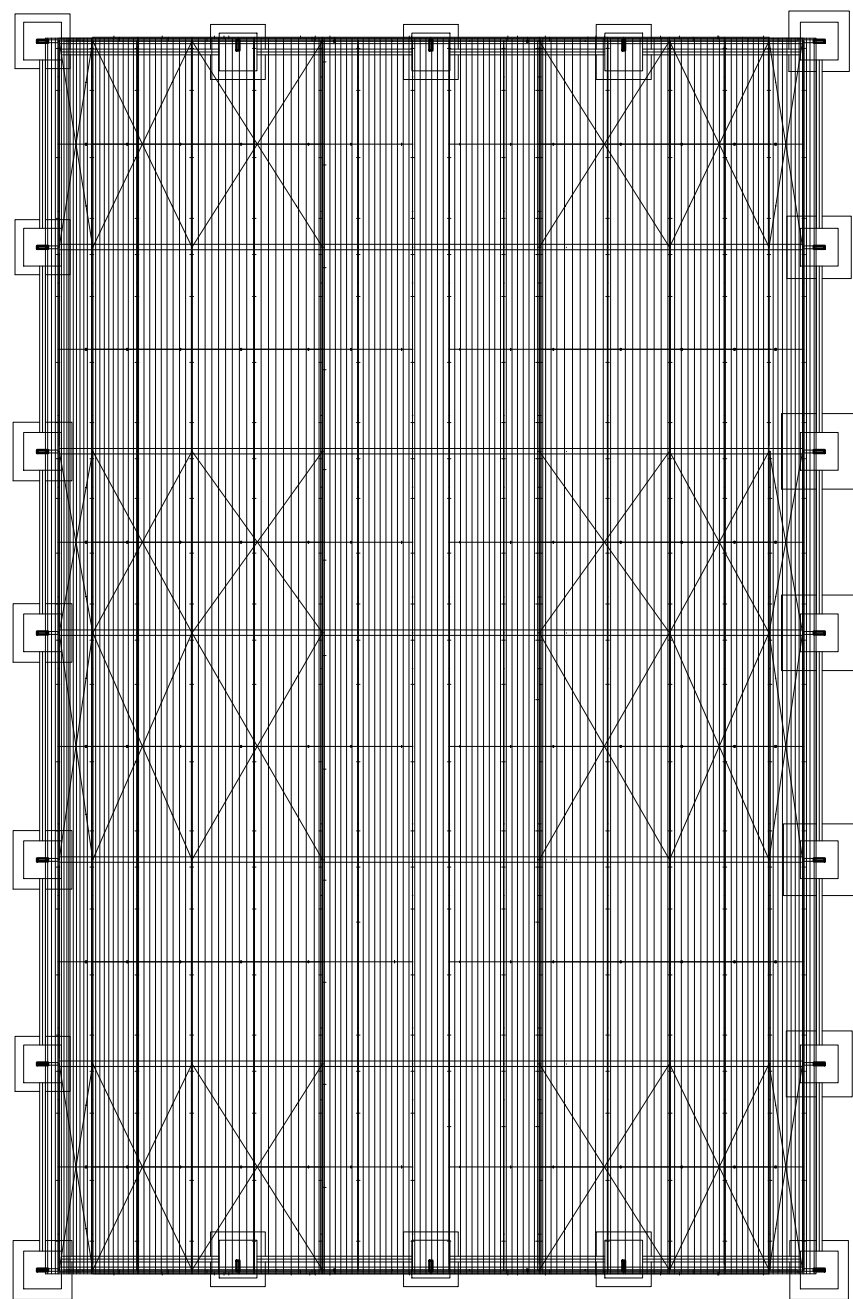

1 Planta baixa - Quadra  
ESCALA: 1:200

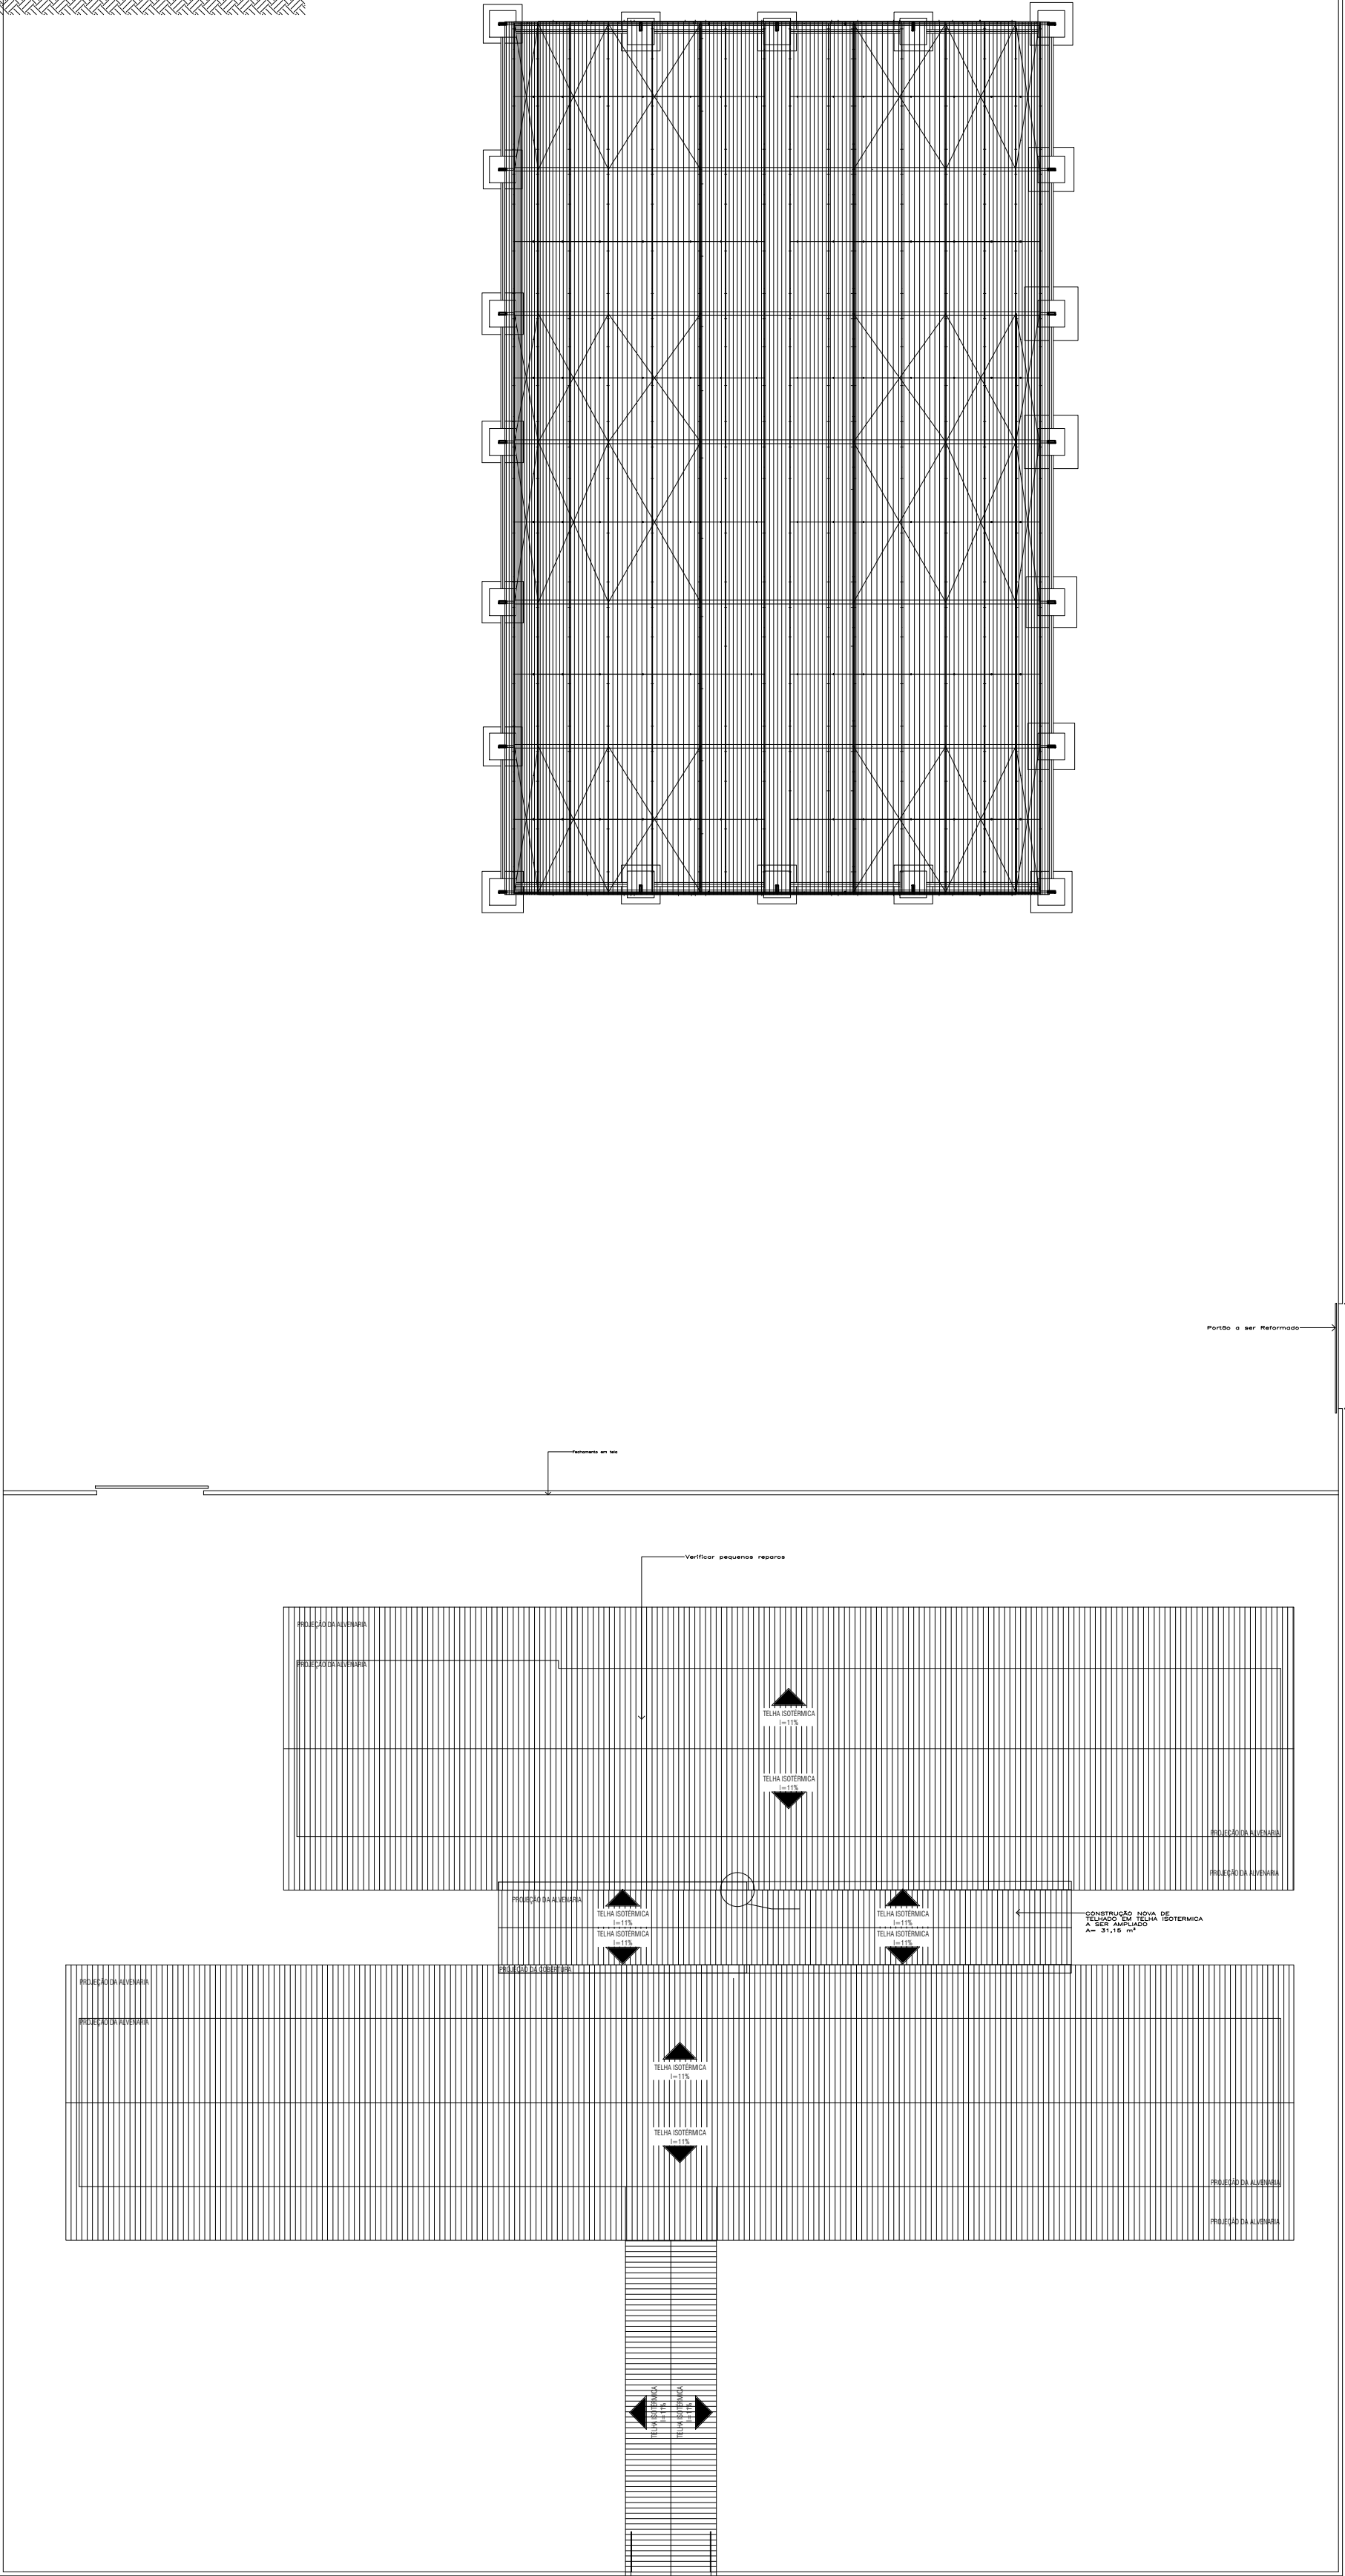

1 Planta baixa - Implantação  
ESCALA: 1:200

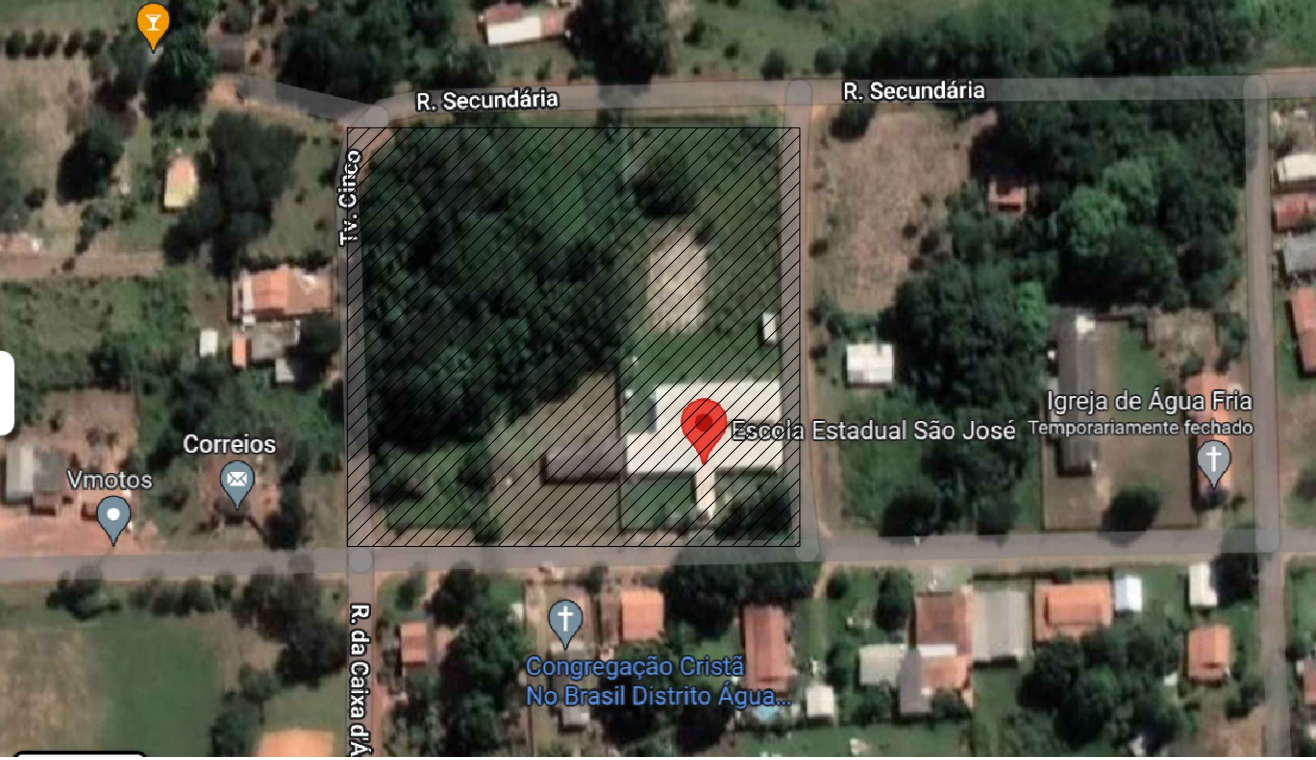

1 Imagem - Satélite  
ESCALA: SE

ESPAÇO DESTINADO AO USO EXCLUSIVO DO CBMMT:

PROCESSO DE SEGURANÇA CONTRA INCÊNDIO E PÂNICO

( X ) NOVO ( ) ATUALIZAÇÃO DE PSCIP Nº: ( ) SUBSTITUIÇÃO DE PSCIP Nº:

TÍTULO DO DESENHO:  
IMPLANTAÇÃO, COBERTURA, CONTROLE DE MATERIAIS DE ACABAMENTO E REVESTIMENTO, RESISTÊNCIA AO FOGO DOS ELEMENTOS DE CONSTRUÇÃO.

OCUPAÇÃO:  
Escolas de primeira, segundo e terceiro graus, cursos supletivos, cursos pré-universitários e assemelhados.

RAZÃO SOCIAL:  
PREFEITURA MUNICIPAL DE CHAPADA DOS GUIMARÃES

NOME FANTASIA:  
ESCOLA SÃO JOSÉ

CNPJ/CPF:  
CNPJ: 03507530/0001-19

ENDEREÇO:  
Endereço: R. Tiradentes, 190, Chapada dos Guimarães - MT, 78195-000

RESPONSÁVEL TÉCNICO:  
Nome: Jonatan Miller de Souza Freitas  
Título: Engenheiro Eletricista/Engenheiro de Segurança do Trabalho  
Registro: 121.506.818-82  
CPF/RG: 027.713.621-04

DATA: 06/04/2021

ESCALA: 1/125

REVISÃO: 00

PRANCHA:  
02/03